


RZUT PIWNIC

INSTALACJA CO

INWENTARYZACJA

SKALA 1:100

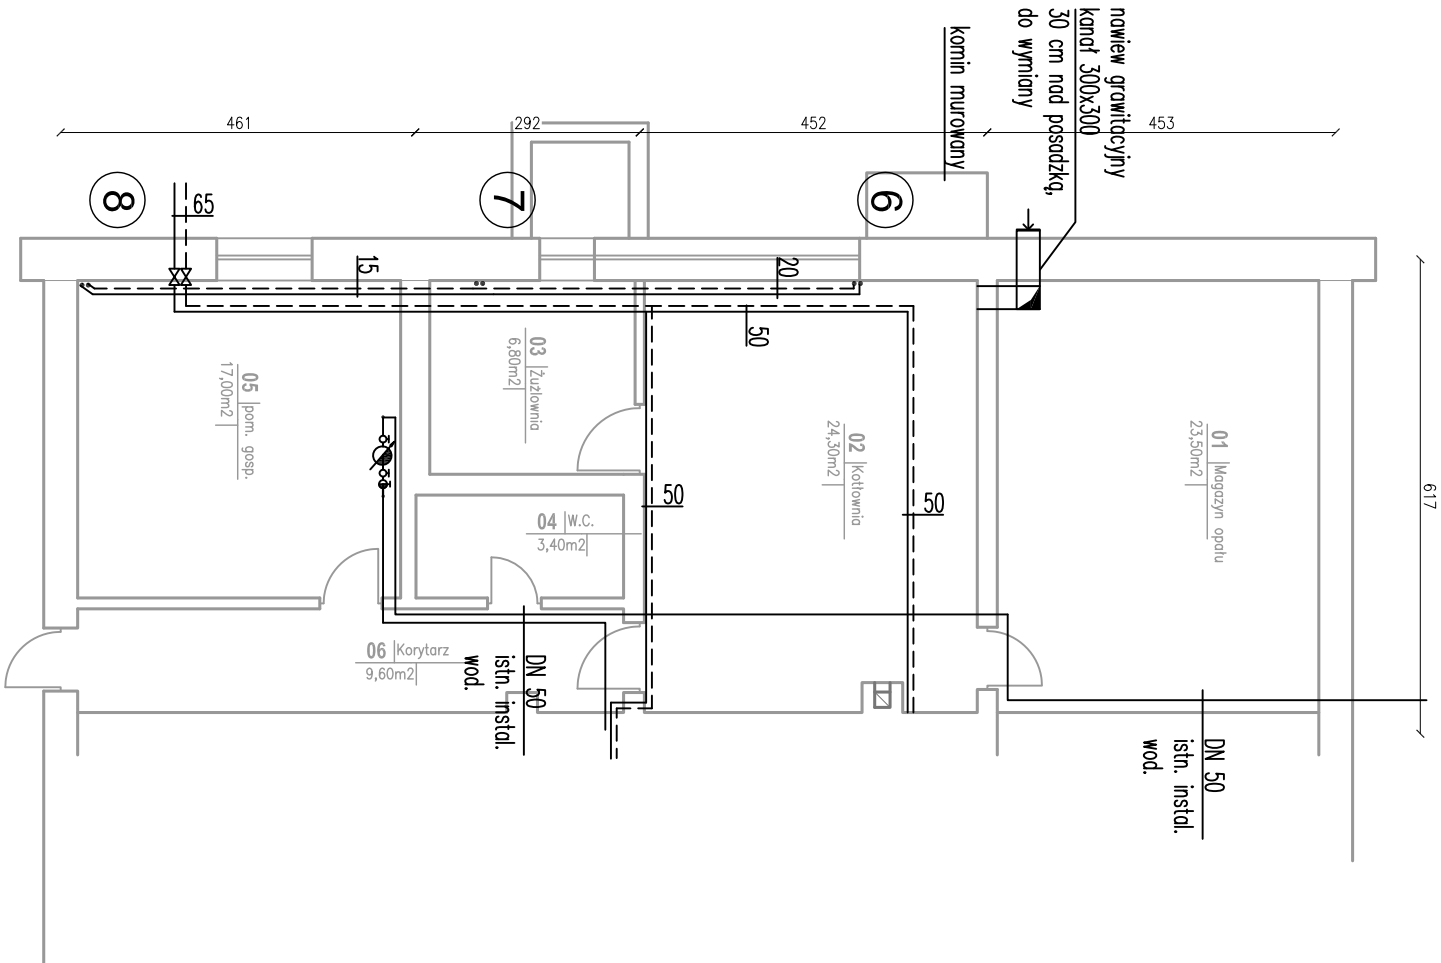

Przewody c.o.

Rury stalowe ze szwem przewodowe wg. PN-74/H-74244
łączone przez spawanie

Oznaczenia

1

: Pion stalowy istniejący

UWAGA:

ISTNIEJĄCE WEJŚCIE PRZYLĄCZA CO DO BUDYNKU ODCIĄĆ OD INSTALACJI ZA ZAWORAMI KOŁNIERZOWYMI I ZASLEPIĆ.

WSZYSTKIE PRZEWODY STALOWE INSTALACJI CO W OBRĘBIE PIWNIC DO LIKWIDACJI.

DRZWI STALOWE WEJŚCIOWE DO PIWNICY ORAZ DO POM. NR 01, 02, 03 DO WYMIANY.

DOKONAĆ NAPRAWY TYNKÓW ŚCIAN ORAZ POSADZKI W POM. NR 02 I 03.

RZUT PIWNIU - INSTALACJA CO - STAN ISTNIEJĄCY

PROJEKTOWAŁ	mgr inż. Janusz Mospiński ABU-IX-8386-5/74/89 WK, KUP/IS/0175/04	
SPRAWDZIŁ	mgr inż. Remigiusz Bregier upr. nr KUP/0154/PWOS/06, KUP/IS/0031/07	<i>[Signature]</i>

PRACOWNIA PROJEKTOWANIA I NADZORU WAMAR

wamar

ul. Chopina 17, 87-800 Włocławek
tel: +48 607 505 668/ 504 039 974/ 663 910 885

e-mail: kontakt@pracownia-wamar.pl www.pracownia-wamar.pl

INWESTYCJA	WYMIANA INSTALACJI GRZEWOCZEJ ORAZ KOTŁOWNIA CO W BUDYNKU MIEJSKIEJ I POWIATOWEJ BIBLIOTEKI PUBLICZNEJ W RADZIEJOWIE UL. OBRZEZNA 33		
BRANŻA	SANITARNIA	FAZA	PB
DATA	2015-06-05	SKALA	1:100

IS.02